


U I U U U

Forêt 100mm

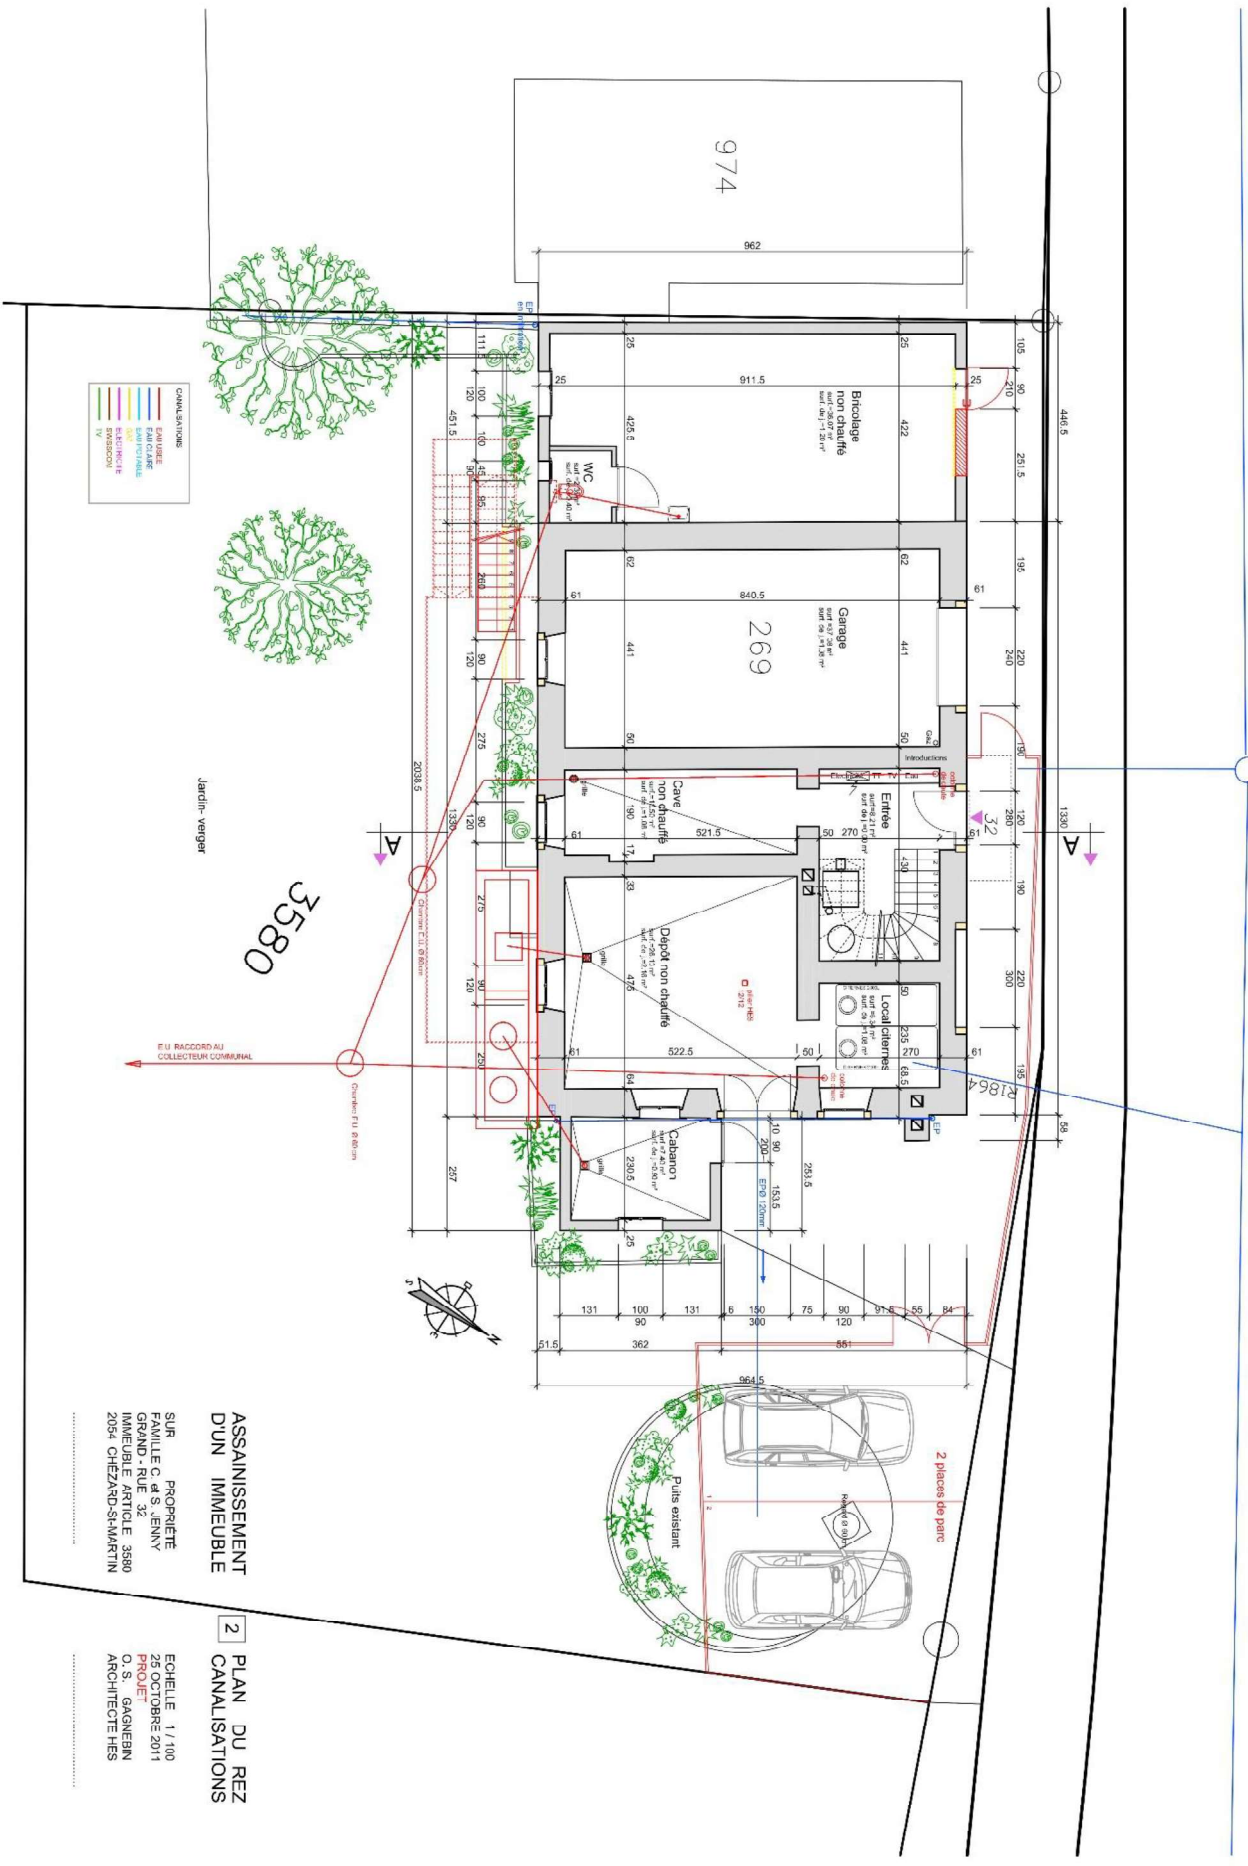


- CANALISATIONS
- Eau froide
 - Eau chaude
 - Gaz
 - Electricité
 - Extension

ASSAINISSEMENT
D'UN IMMEUBLE

SUR PROPRIETE
FAMILLE C. de S. JENNY
GRAND - RUE 32
IMMEUBLE ARTISANAL E 3580
205- CHEZAND-SIMONNETIN

2 PLAN DU REZ
CANALISATIONS

ECHELLE 1/100
25 OCTOBRE 2011
PROJE. GAGUEN
O.S. GAGUEN
ARCHITECTES

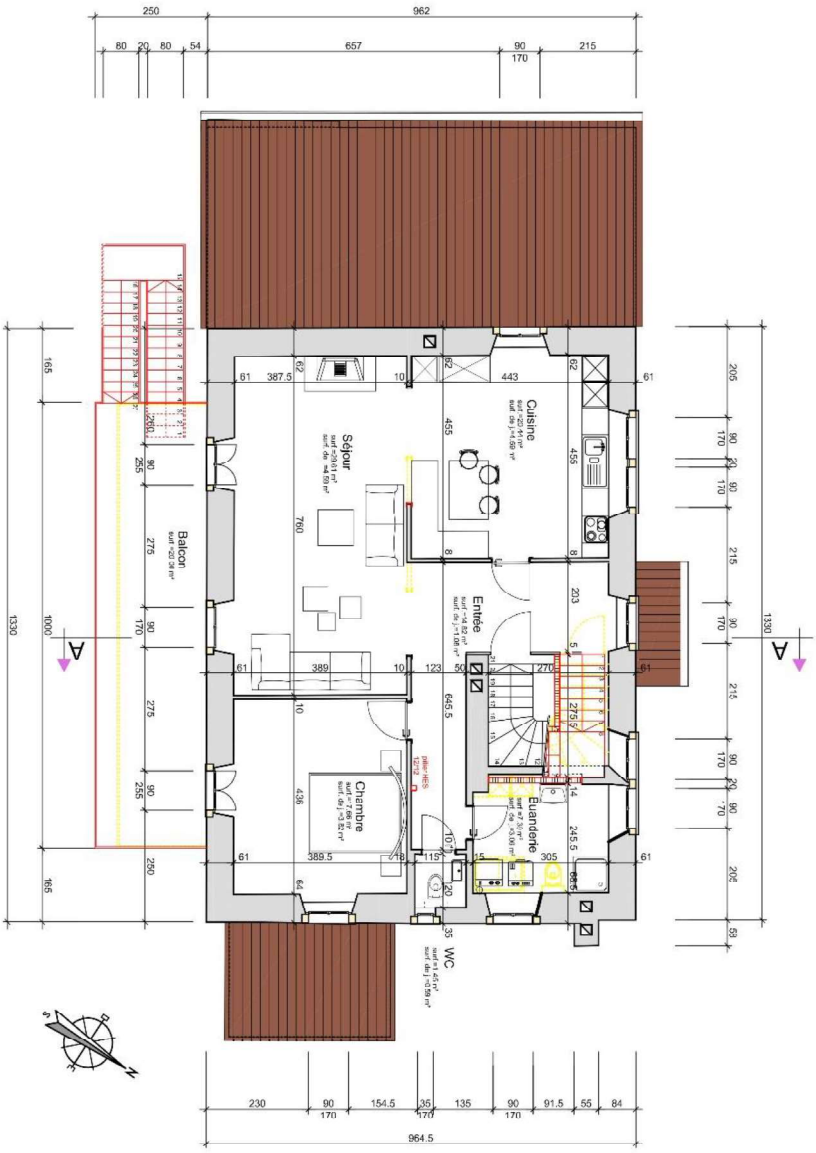


ASSAINISSEMENT
D'UN IMMEUBLE

3 PLAN DE
LÉAGE 1

SUR PROPRIÉTÉ
FAMILLE C. et S. JENNY
GRAND - RUE 32
IMMEUBLE ARTICLE E. 3580
2054 CHEZARD-SHANTIN

ECHELLE 1 / 100
25 OCTOBRE 2011
PROJET
O.S. GAGNEBIN
ARCHITECTES


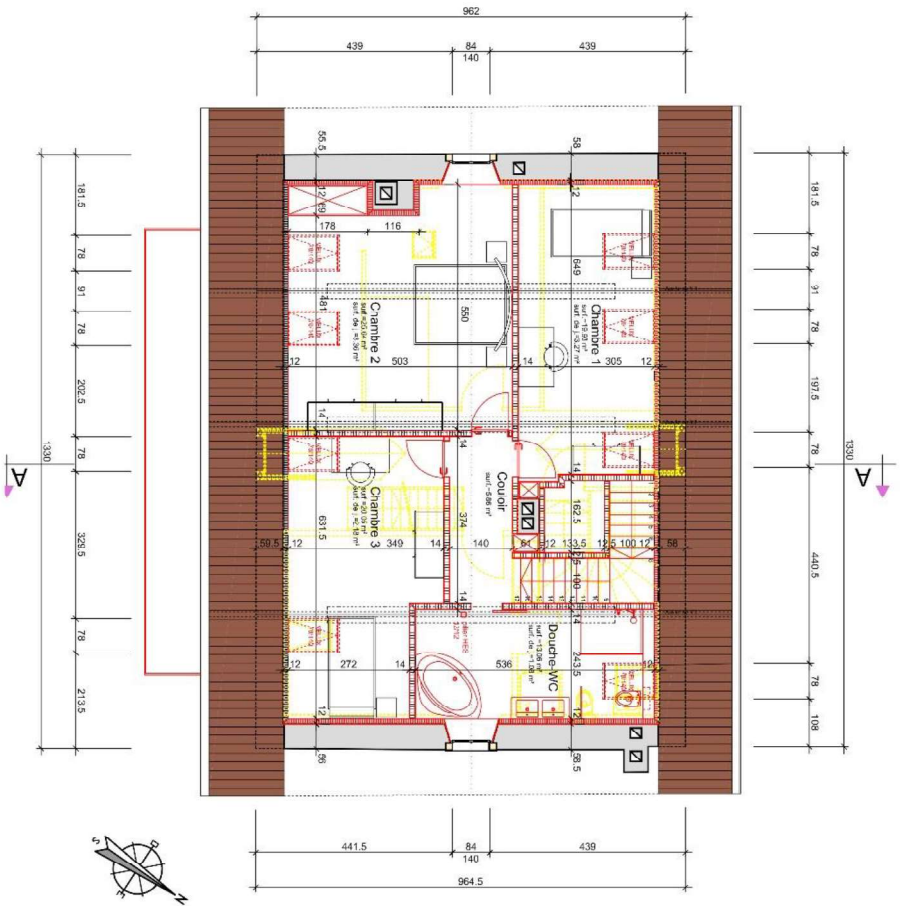


ASSAINISSEMENT
D'UN IMMEUBLE

4 PLAN DE
LÉTA GE 2

SUR PROPRIÉTÉ
FAMILLE C. et S. JENNY
GRAND - RUE 32
IMMEUBLE ARTICALE 3560
2094 CHEZARD-SHARANTIN

ECHILLE 1/100
25 OCTOBRE 2011
PROJET
O.S. GAQUERIN
ARCHITECTES

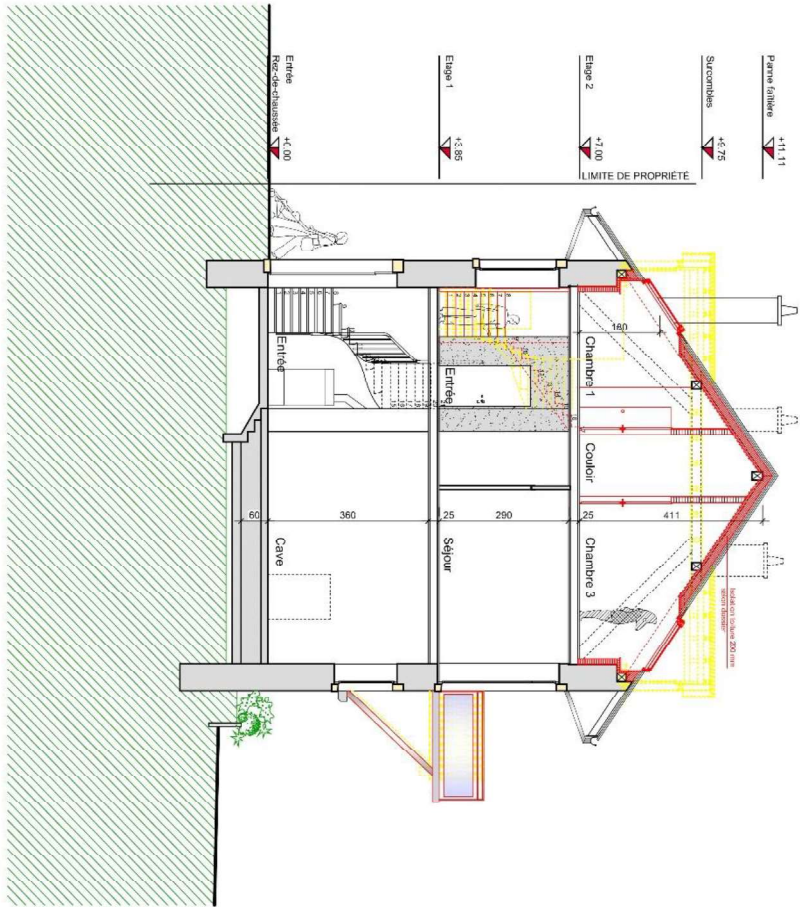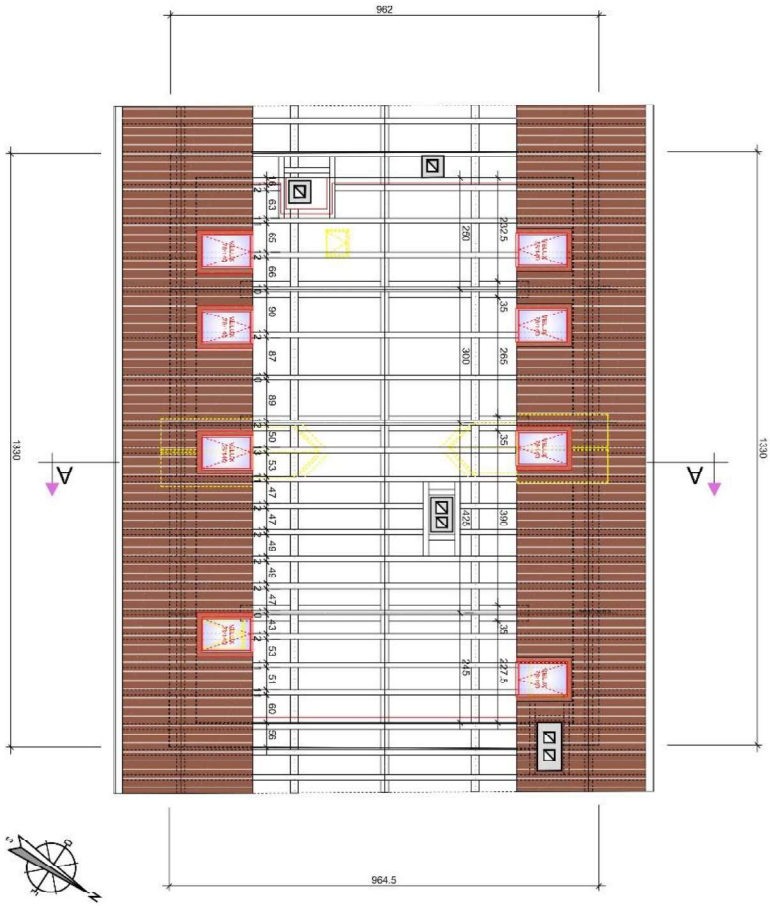

ASSAINISSEMENT
D'UN IMMEUBLE

5 CHARPENTE
COUPE A-A

SUR PROPRIÉTÉ
FAMILLE C. et S. JENNY
GRAND. RUE 32
IMMEUBLE ARTICALE 3560
2094 CHEZAND-SHAKANTIN

ECHELLE 1/100
25 OCTOBRE 2011
PROJET
O.S. GAGNEBIN
ARCHITECTES



ASSAINISSEMENT
D'UN IMMEUBLE

6 **FAÇADE SUD**
FAÇADE EST

SUR PROPRIÉTÉ
FAMILLE C. et S. JENNY
GRAND - RUE 32
IMMEUBLE ARTICALE 3580
2054 CHEZARD-SHANTIN

ECHELLE 1 / 100
25 OCTOBRE 2011
PROJET O.S. GAGNERIN
ARCHITECTE HES

